


0/1	kuchnia
9,45m ²	gres
0/2	WC
1,74 m ²	gres
0/3	WC
1,74 m ²	gres
0/4	p.gospodarcze
5,62m ²	gres

0/5	kotłownia
5,19m ²	gres
0/6	korytarz
5,66m ²	gres
0/7	jadalnia
41,77m ²	gres

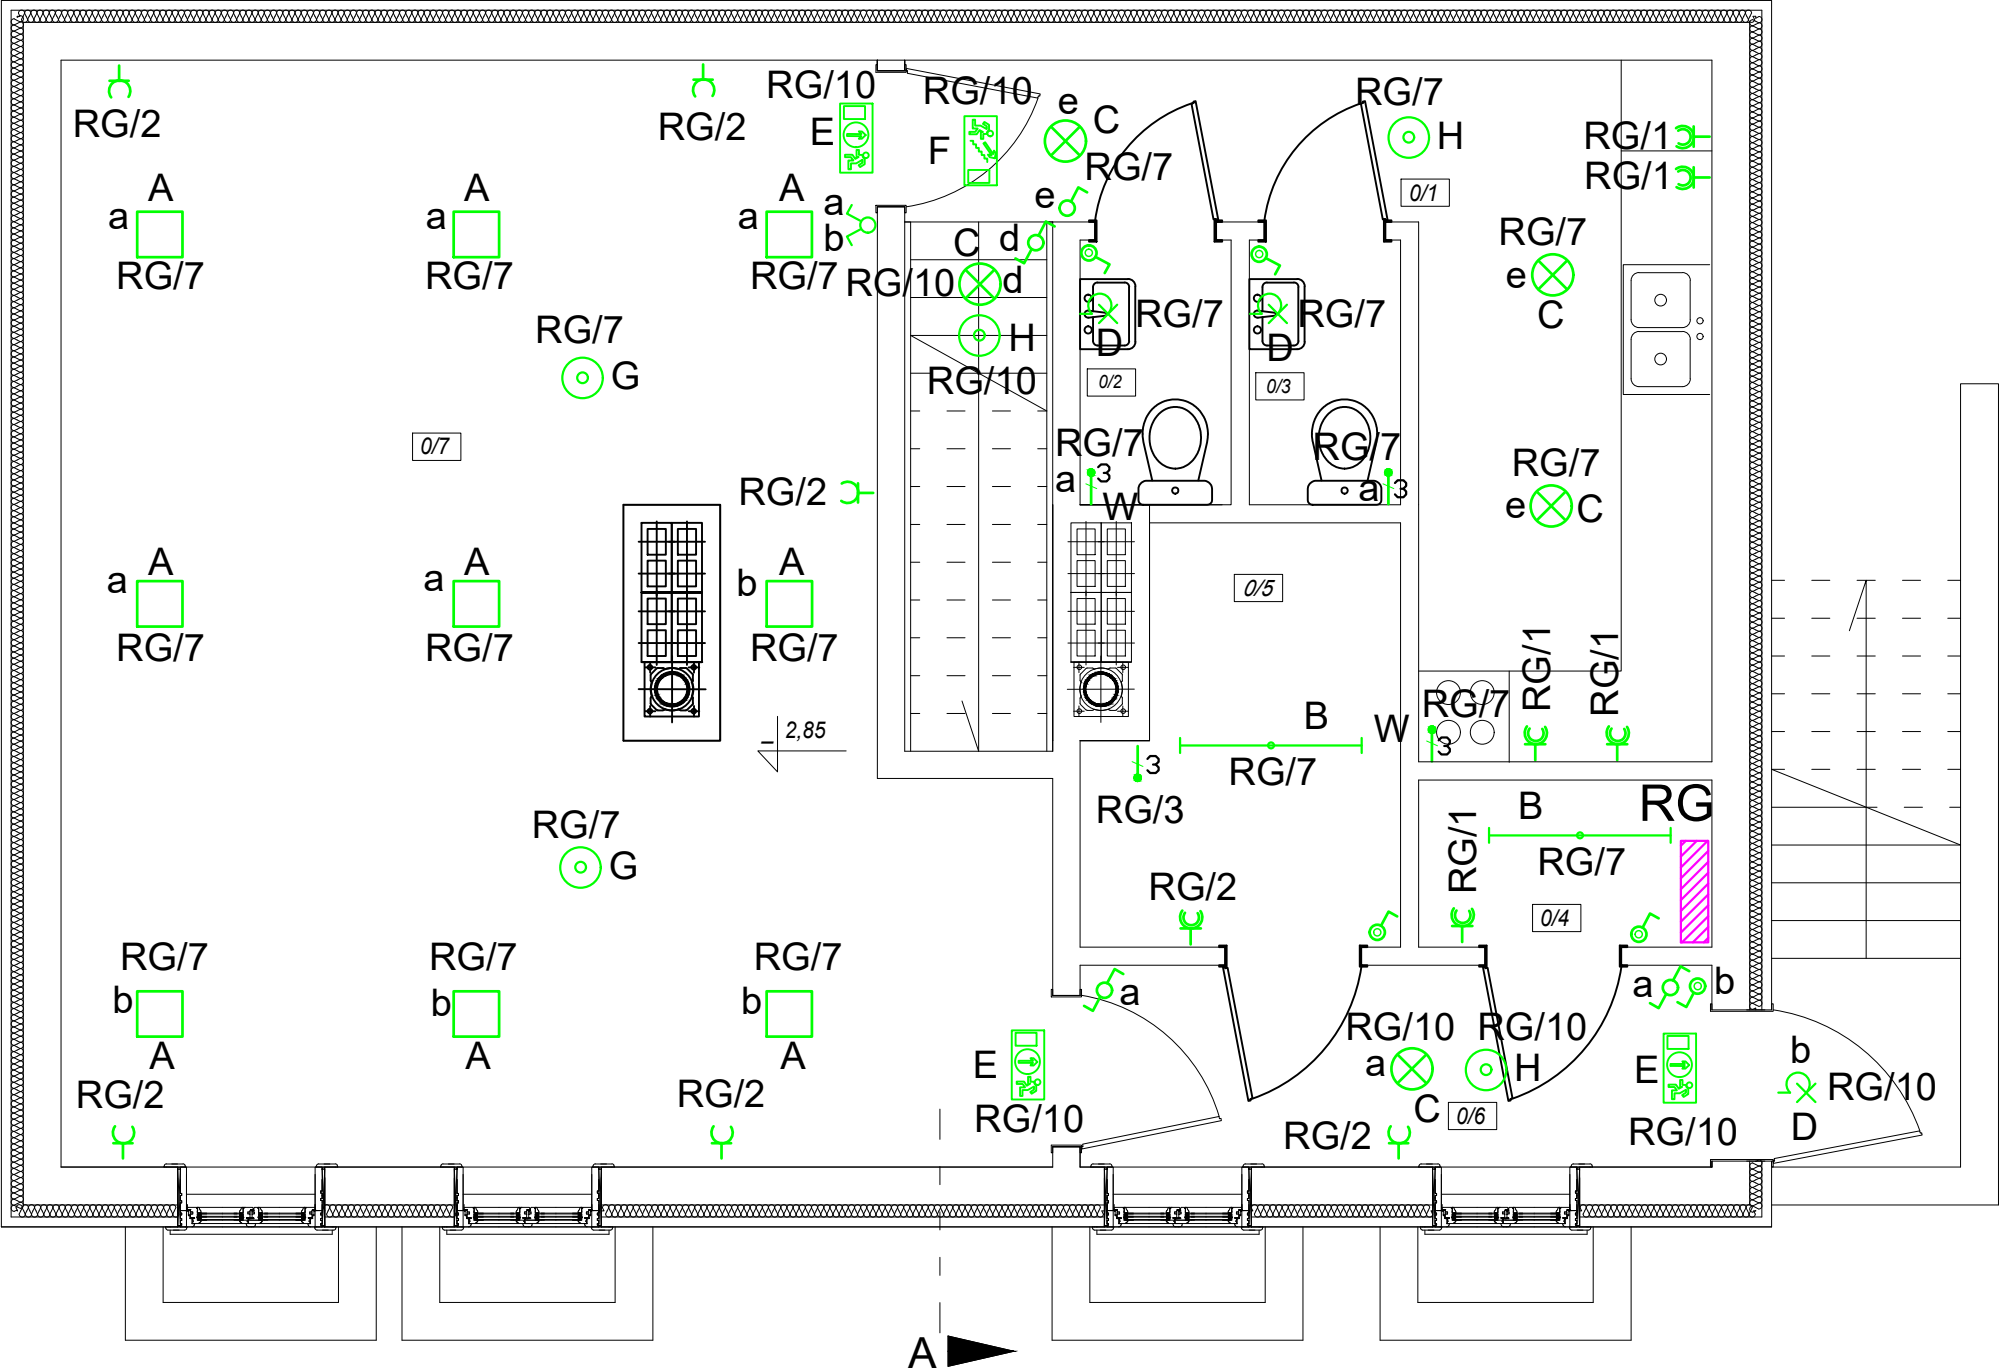

System TN-C-S
Szybkie wyłączanie
Wył. różnicowoprądowe
Połączenia wyrównawcze

NAZWA I ADRES OBIEKTU BUDOWLANEGO	Drewniany, jednorodzinny budynek mieszkalny jako eksponat Muzeum Rolnictwa im.ks. Krzysztofa Kluka w Ciechanowcu pod nazwą "Drewniany, wiejski dom z Niemiej Skłódów". 18-230 Ciechanowiec, ul. Pałacowa 5. Działka nr geod. 1753/2	NR RYS E-03
TYTUŁ RYSUNKU	PROJEKT WYKONAWCZY Inst. oświetleniowa i gn. 230V Rzut piwnic	SKALA 1:50
PROJEKTANCI:		22 września 2020
INSTALACJE ELEKTROENERGETYCZNE	inż. Jan Grembicki upr. nr. ST-559/77	
INSTALACJE ELEKTROENERGETYCZNE	inż. Jerzy Parzuchowski	